



Schnitt A - A

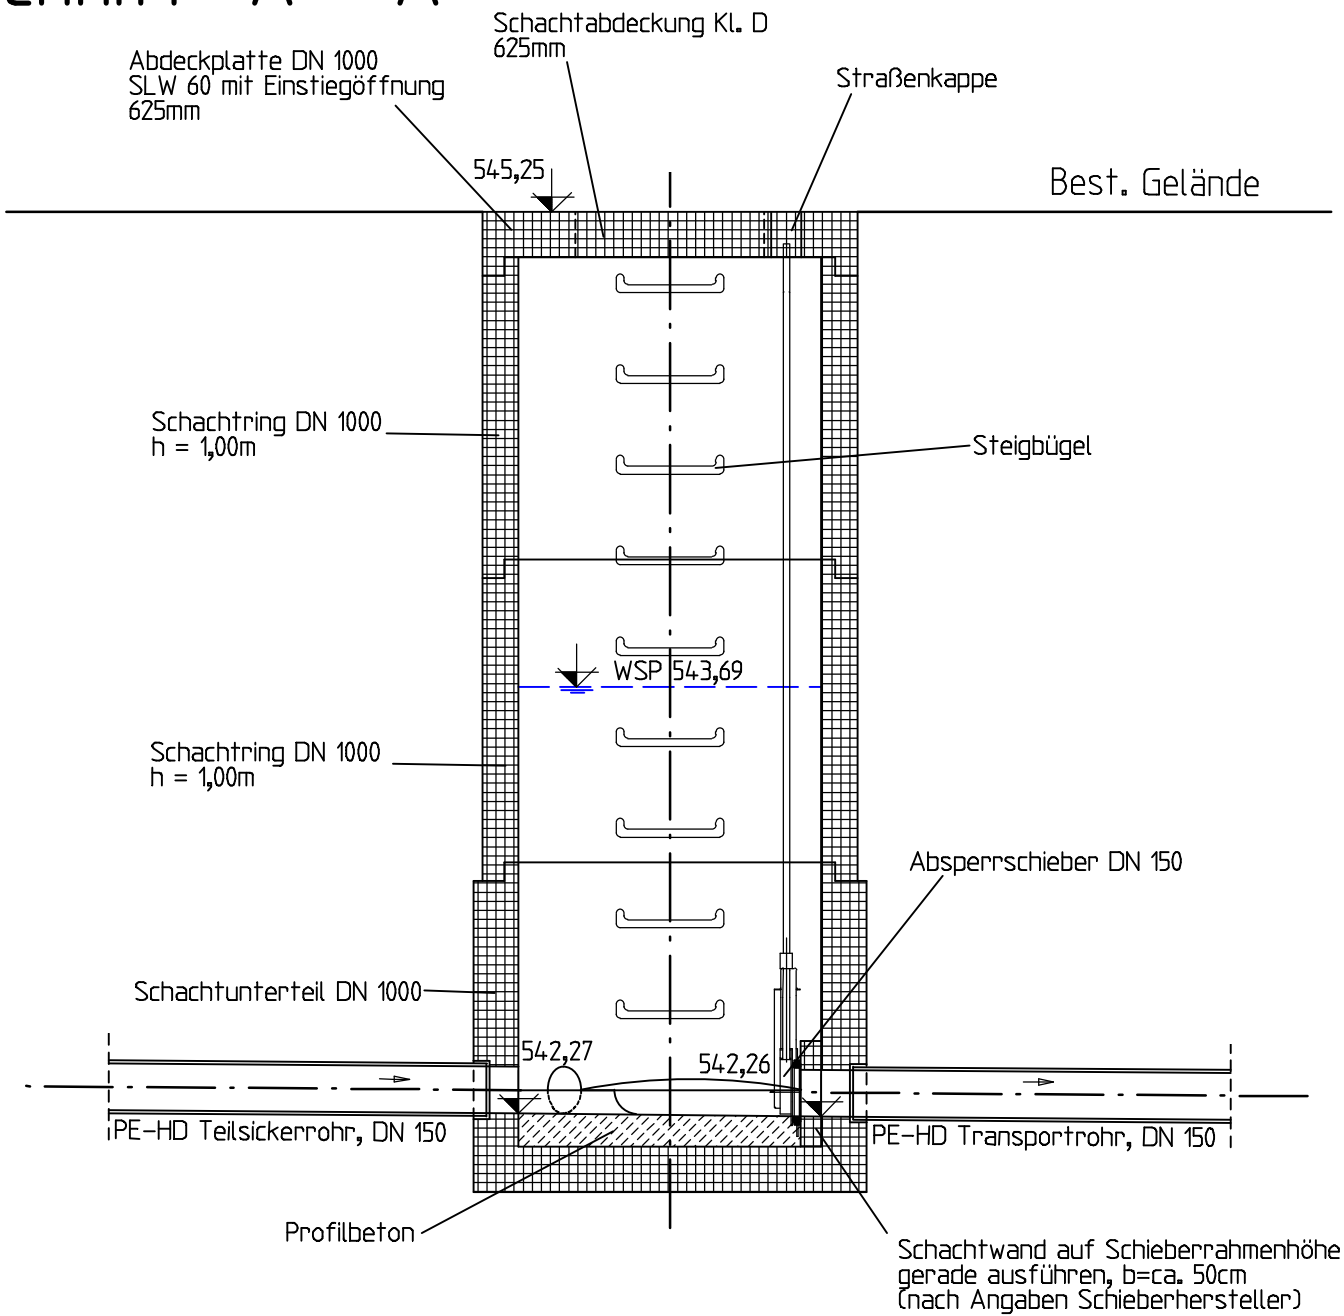

Grundriss

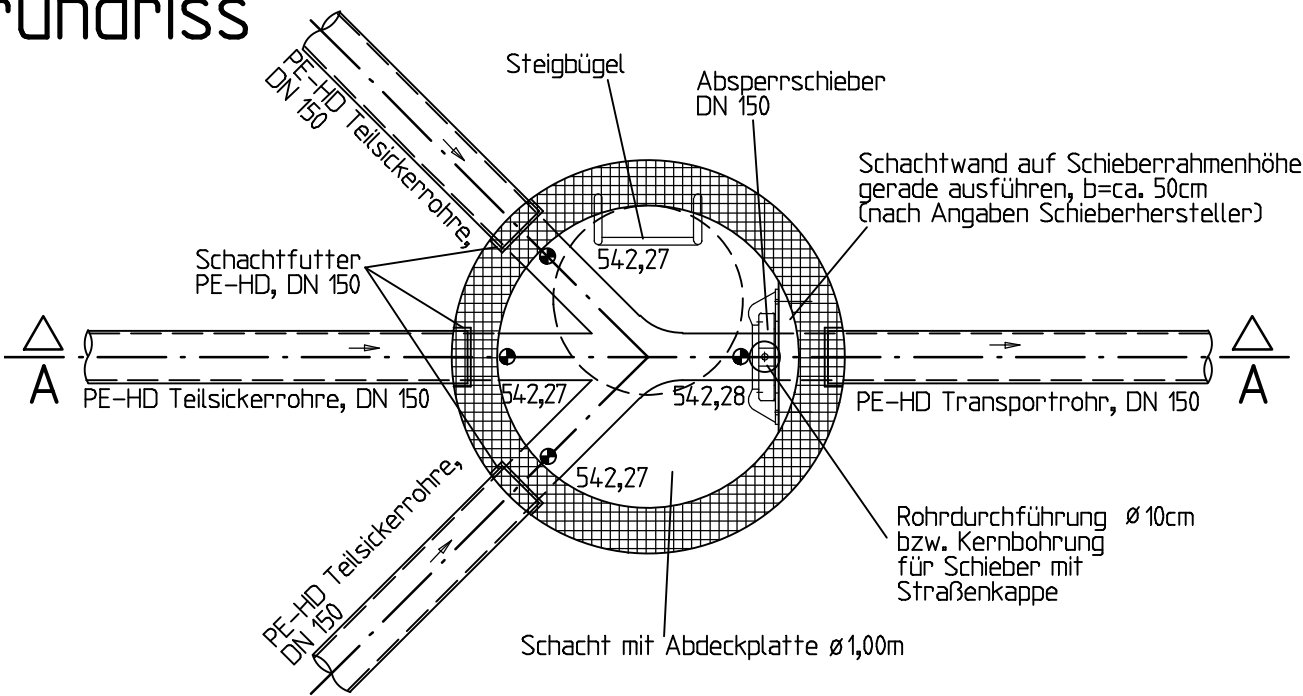

Änderungsverzeichnis

Änderung Nr.:	Art der Änderung:	geändert am:	gezeichnet:

Planungsphase:

Entwurf

Bauvorhaben:

Niederschlagswasserableitung
des Gewerbegebietes "Lüften West"

Projekt-Nr.: 16-128-1

Große Kreisstadt Eichstätt

Planbezeichnung:

Bauwerksplan
Drosselschacht

Anlage Nr.:


8

Plan Nr.:

Blatt Nr.:

Maßstab: 1 : 25

Bauträger:

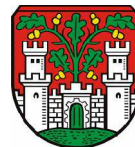

Stadt Eichstätt
Marktplatz 11
85072 Eichstätt

J. Grienberger, Oberbürgermeister

Datum:

15.03.2021

bearbeitet: Wittmann

gezeichnet: Wittmann

geprüft:

C. Klos, Dipl.-Ing.

Fzo: Keine

Box: Entwurf

Blattgröße: 29,7 cm x 42,0 cm

KLOS
GmbH & Co. KG

Ingenieurbüro für Tiefbauwesen und Städteplanung
Beratung • Planung • Bauleitung • Gutachten
Alte Rathausgasse 6
91174 Spalt
www.ib-klos.de
Fon: 09175 / 7970 - 0
Fax: 09175 / 7970 - 50
Email: info@ib-klos.de

Pfad Plotdatei: /Plots/Entwurf/Kanal/Stadt Eichstätt/Anl. 8_Drosselschacht.pdf